


SCHEMAT MONTAŻOWY

 
1 : 250

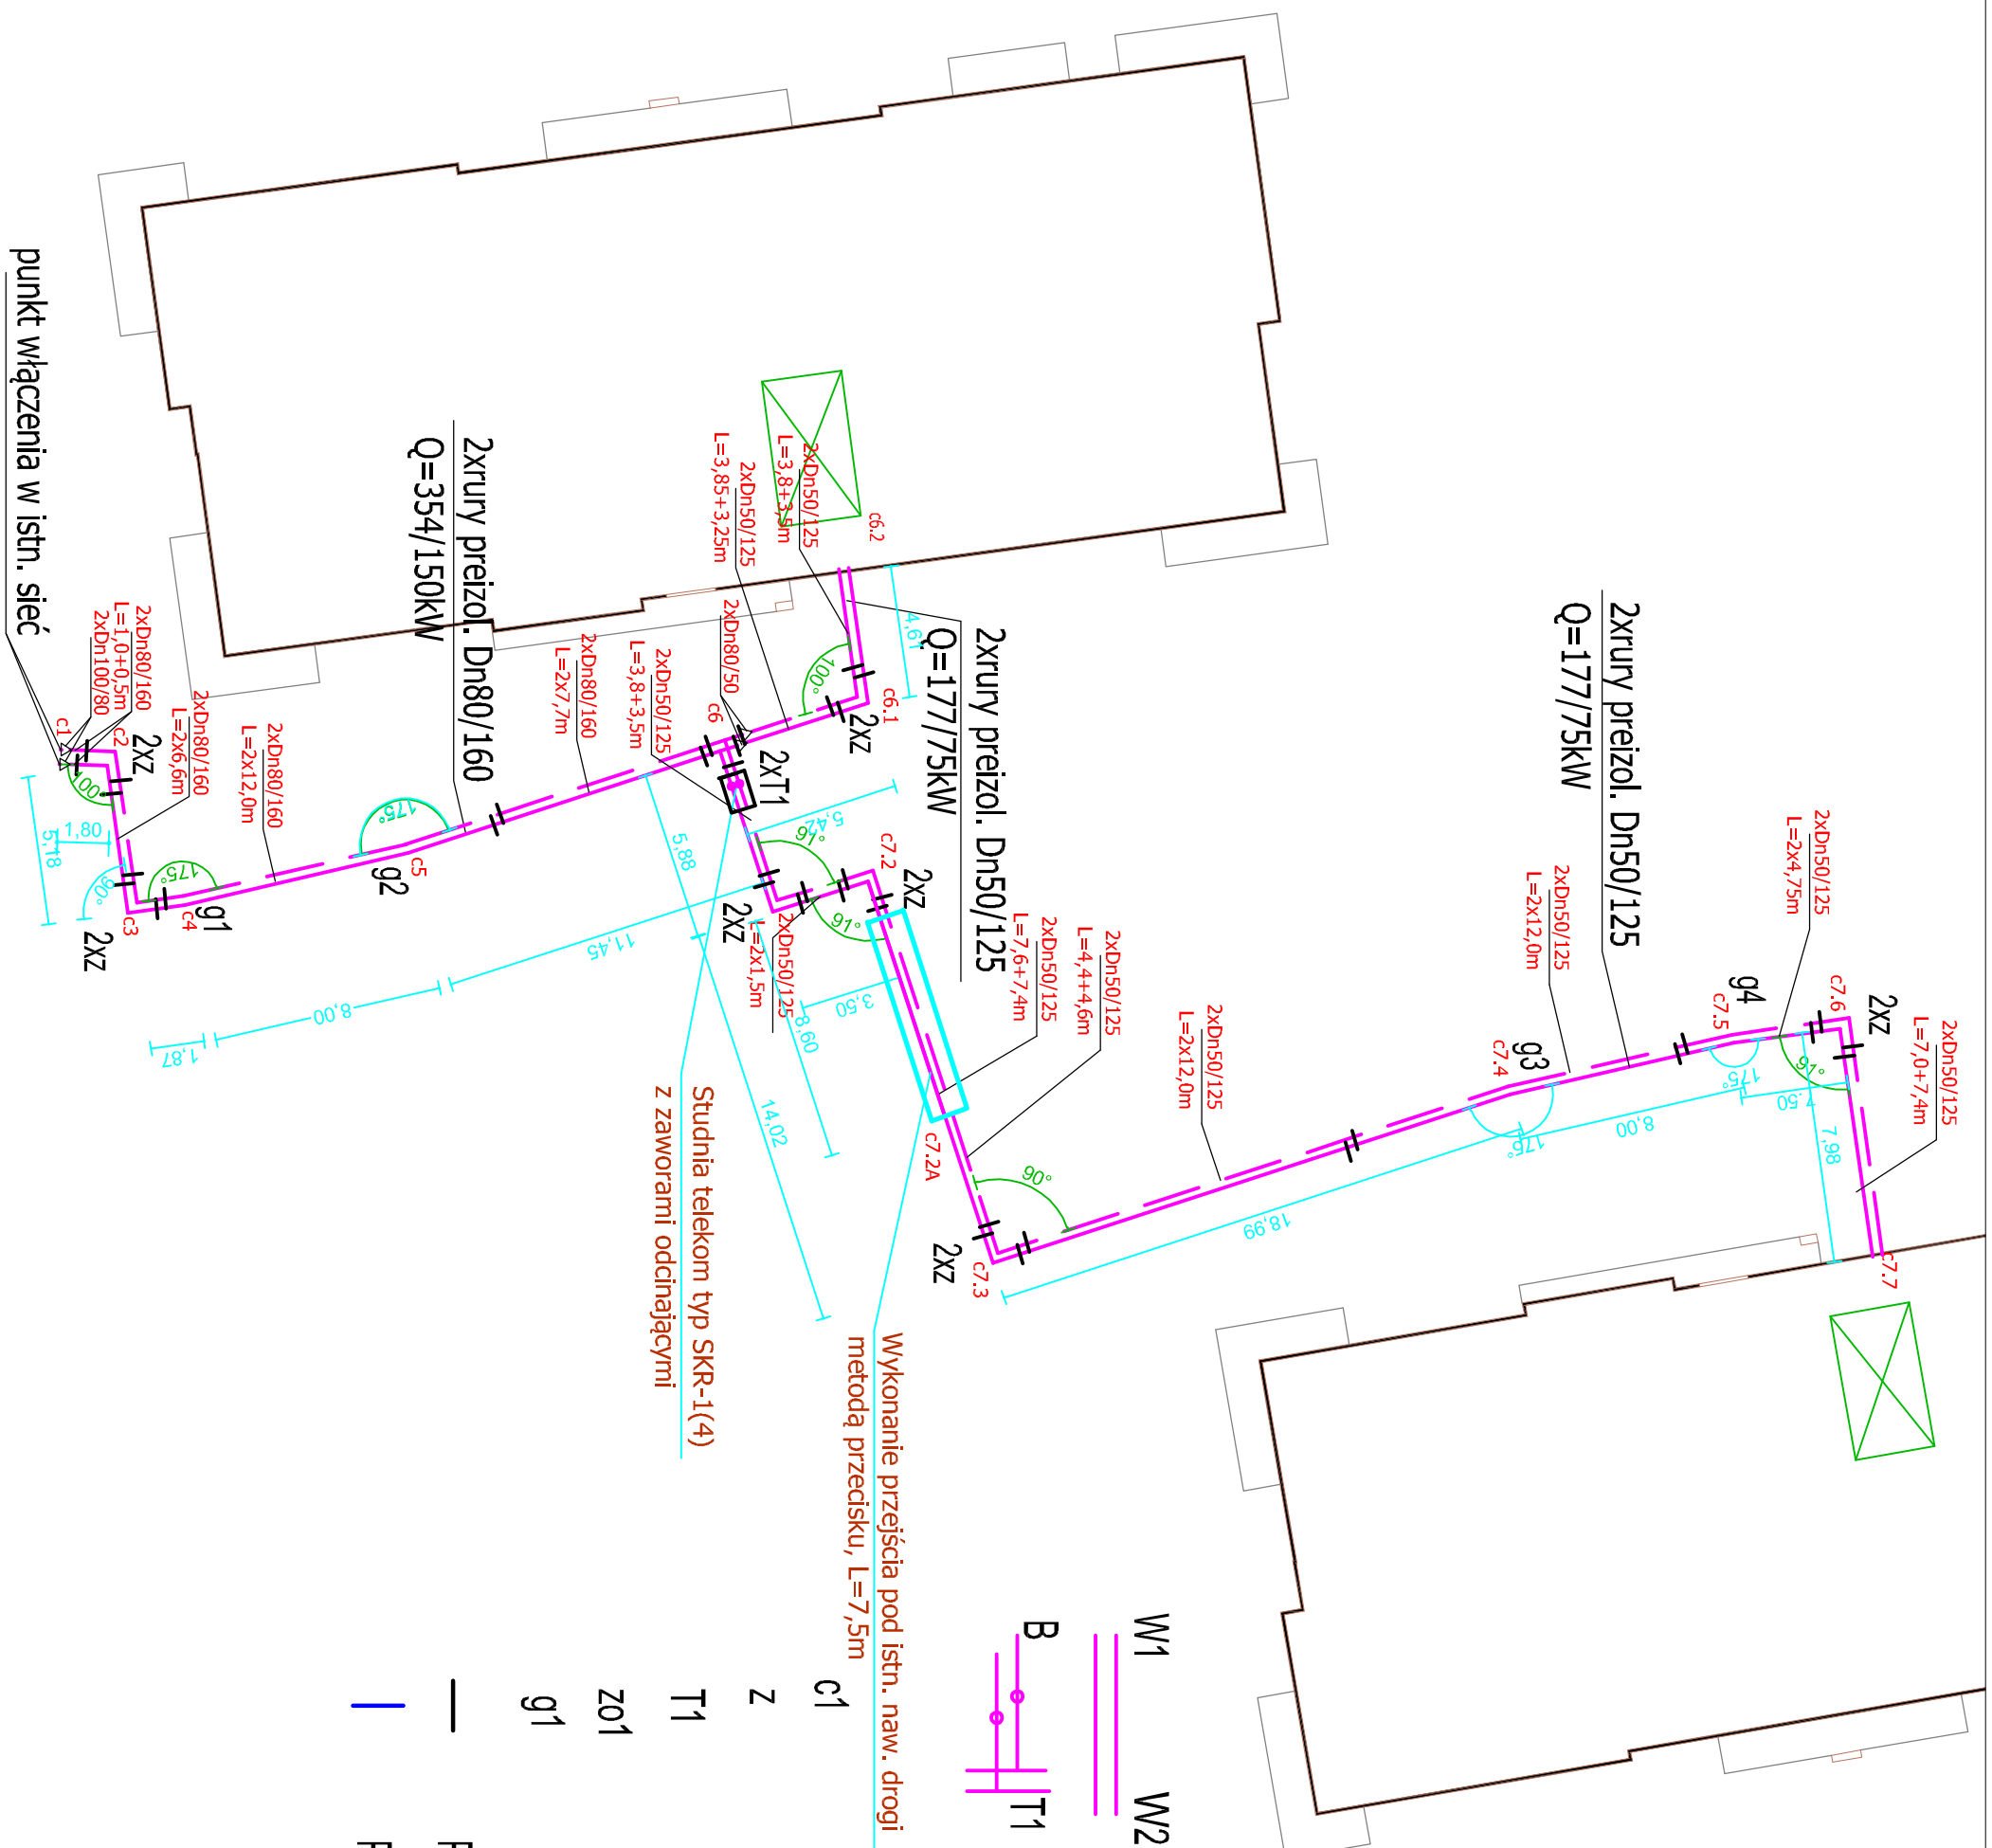

OZNACZENIA:

Proj. zew. instalacja cieplna z rur preizolowanych

Proj. odgąszenie ciepłownicze z rur preizolowanych 2xDn50/125mm



Wykonanie przejścia pod istn. naw. drogi
metodą przeciętku, $L=7,5m$

Miejsca włączenia do istn. przełożowanej zew. instalacji ciepłowniczej

Proj. kolano preizolowane

Proj. trójnik preizolowany

Proj. zawór preizolowany + studzienka telekomunikacyjna

Gieście poziome rury preizolowane!

Proj. mufy termokurczliwe

Proj. maty kompensacyjne

| | | |
|---|--|------------------------------|
| PATIO - PRACOWNIA PROJEKTOWA 71-250 BEZRZECZE UL. RAJSKA 1 tel. 693 226 079 | | PZ |
| fazę: PROJEKT ZAGOSPODAROWANIA TERENU specyfice: PROJEKT TECHNICZNY | rysunek: PRZYŁĄCZE C.O. 2XD.50/125 schemat montażowy | skala: 1:250 |
| inwestor: KARLINSKIE TOWARZYSTWO BUDOWNICTWA SPOŁECZNEGO sp. z o.o. 78-230 KARLINO ul. Wojska Polskiego 1 | obiekt budowlany: BUDYNIEK MIESZKALNY WIELO-RODZINNY NR 7. PRZYŁĄCZE C.O. adres obiektu budowlanego: 78-230 Karlino ul. Koszalińska dz. nr 211, obręb 0003, jednostka ewid. Karlino | nr rys. 2 |
| projektant: Specjalność: Instalacja w zakresie: Śred. i niski, gaz, wod. i kanalizacja. mgr inż. BOGDAN TRUN | Nr upr.: Podpis: | |
| projektant sprawozdający: mgr inż. BOGDAN TRUN specjalność instalacyjna w zakresie: inż. | UANIN/77/2018/030 UANIN/7342/10492 | |
| mgr inż. BOGDAN SZYMAŃSKA | UANIN/77/2018/030 | data oprac.: 06. 2021 |
| PRAWA AUTORSKIE ZASTRZEŻONE - projekt ciekawych prawem autorskim zgodnie z art.1 i nast. Ustawy o Prawie Autorskim i Prawach Pokrewnych z dn. 4 lutego 1994r. (Dz.U. nr 24 poz.83 z 23.02.95) | | |