


SCHEMAT ROZDZIELNI C.O.

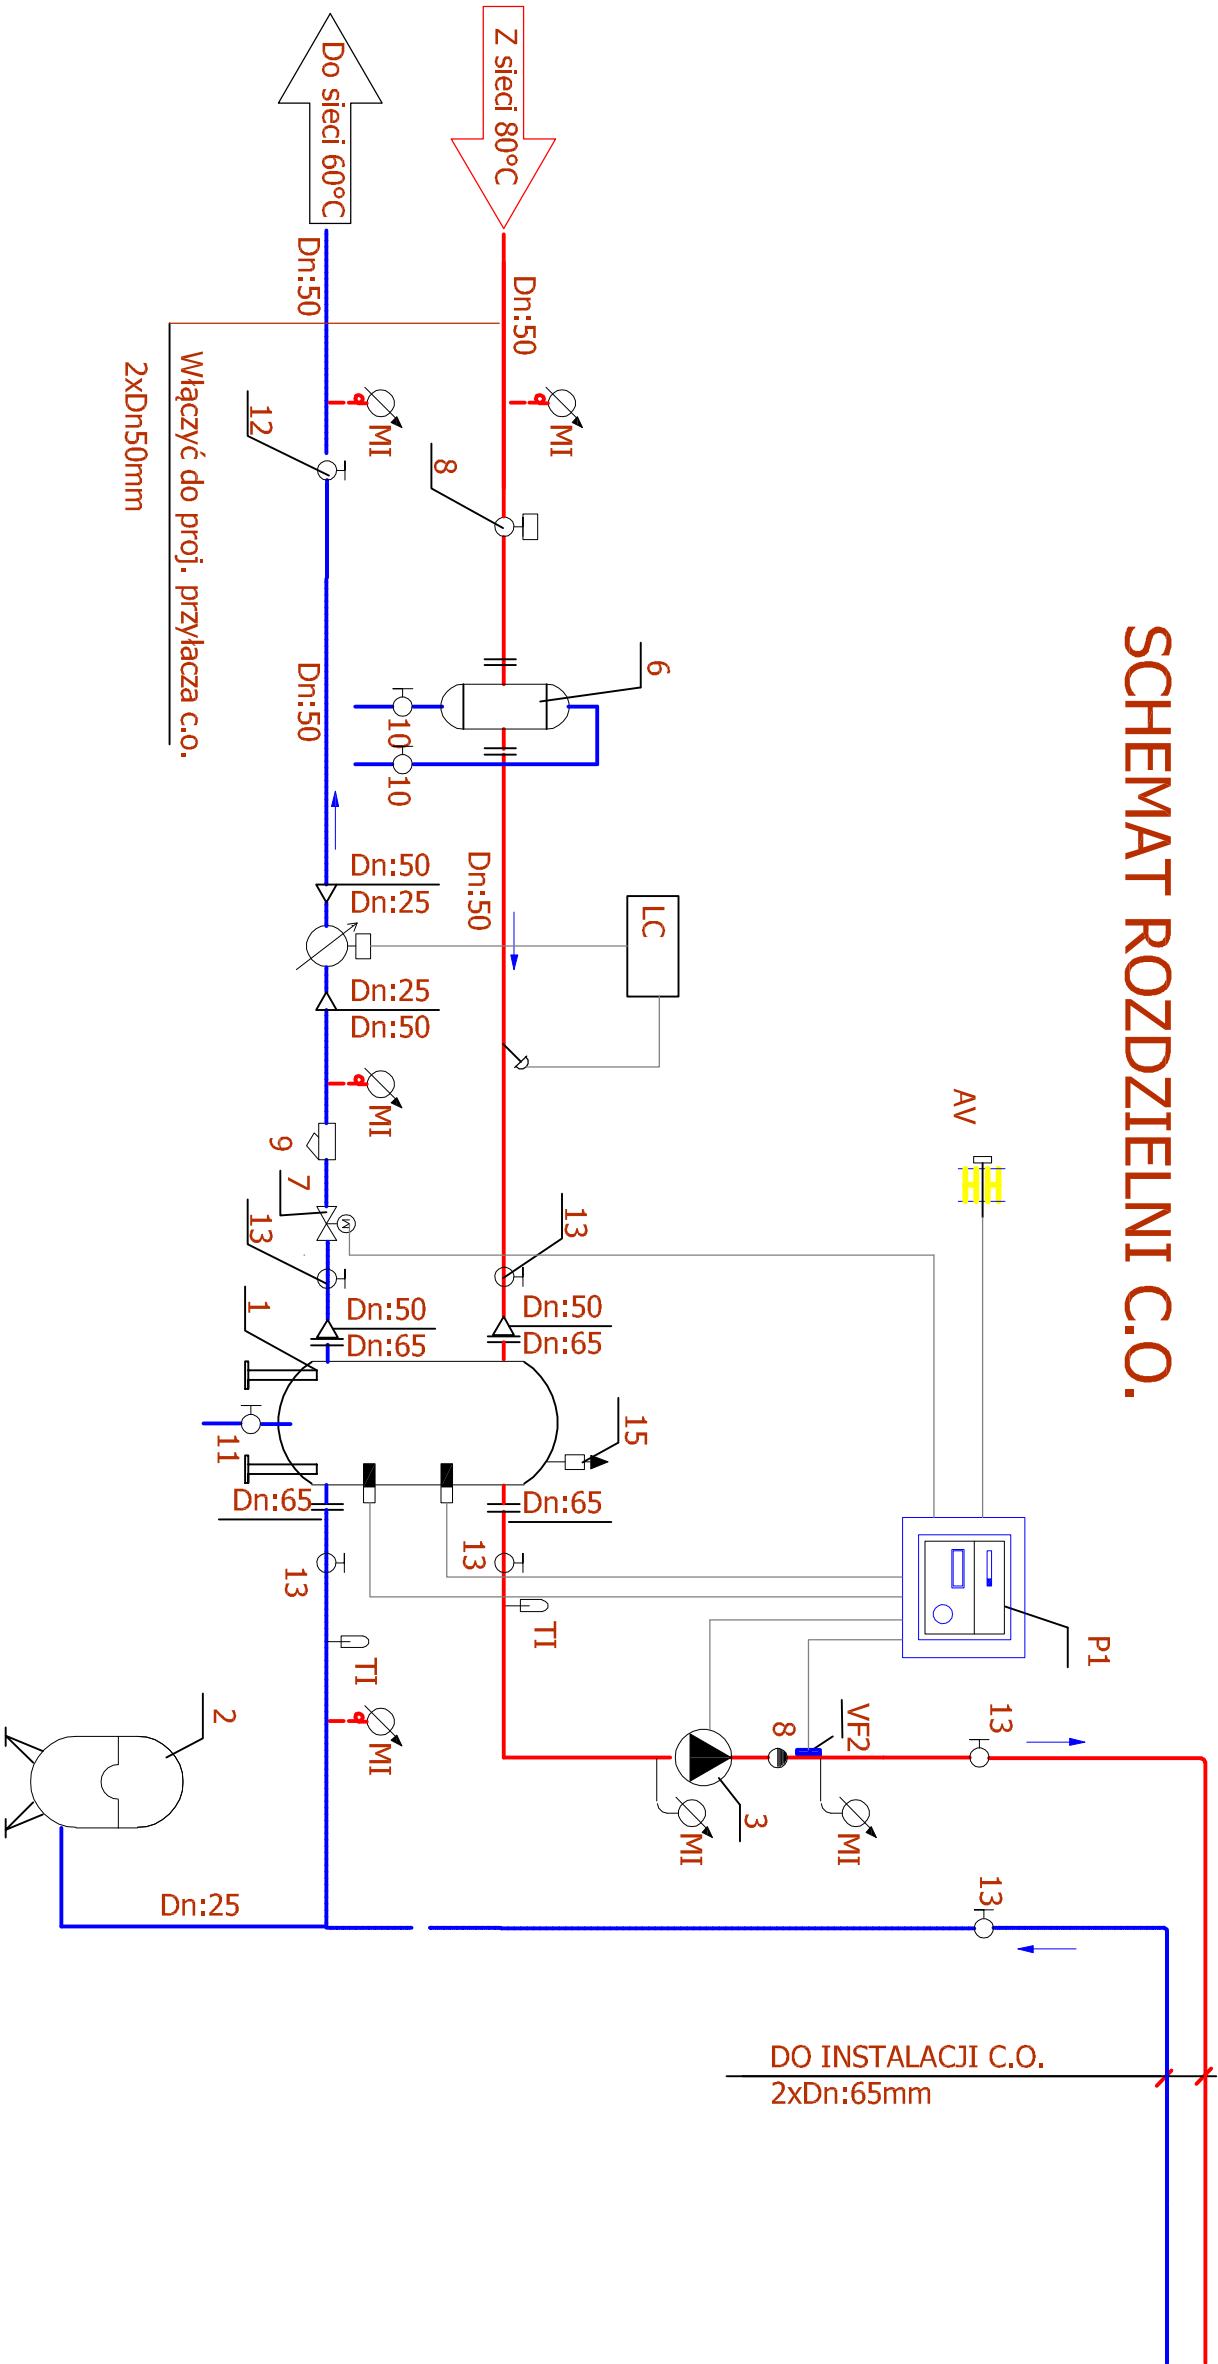

PATIO - PRACOWNIA PROJEKTOWA 71-250 BEZRZECZE UL. RAJSKA 1 tel. 693 226 079				PT
Izba: PROJEKT WYKONAWCZY		rysunek: RZUT PIĘTRA I - III		Skala: 1:100
branża: SANITARNA		INSTALACJA C.O.		
Inwestor: KARLIŃSKIE TOWARZYSTWO BUDOWNICTWA SPOŁECZNEGO sp. z o.o. 78-230 KARLIŃKO ul. Wojska Polskiego 1		obiekt budowlany: BUDYNEK MIESZKALNY WIELO-RODZINNY nr 6, INSTALACJE SANITARNE		nr rys. IS-11
		adres obiektu budowlanego: 78-230 Karlińko ul. Koszalińska dz. nr 199 obręb 0003, jednostka ewid. Karlińko		
projektant		Nr upr.:	Podpis	
mgr inż. BOGDAN TRUN				nazwa zamierzenia budowlanego:
specjalność: instalacyjno-techniczna w zakresie instalacji sanitarnych	UAN/U/73/210/492			Budowa budynków wielorodzinnych nr 6 i nr 7 wraz z zagospodarowaniem terenu i infrastrukturą techniczną - osiedle Biedronka przy ul. Koszalińskiej w Karlińku, dz. nr 198, 199, 200, 201/1, 201/2, 211 obręb 0003 Karlińko
projektant sprawdzający				
mgr inż. JOLANTA SZYMAŃSKA	UAN/U/72/10/18789			kwiecień 2022
specjalność: instalacyjno-techniczna w zakresie instalacji sanitarnych				