


Profil kanalizacji sanitarnej Sist.6 - k6.2 i k6.3

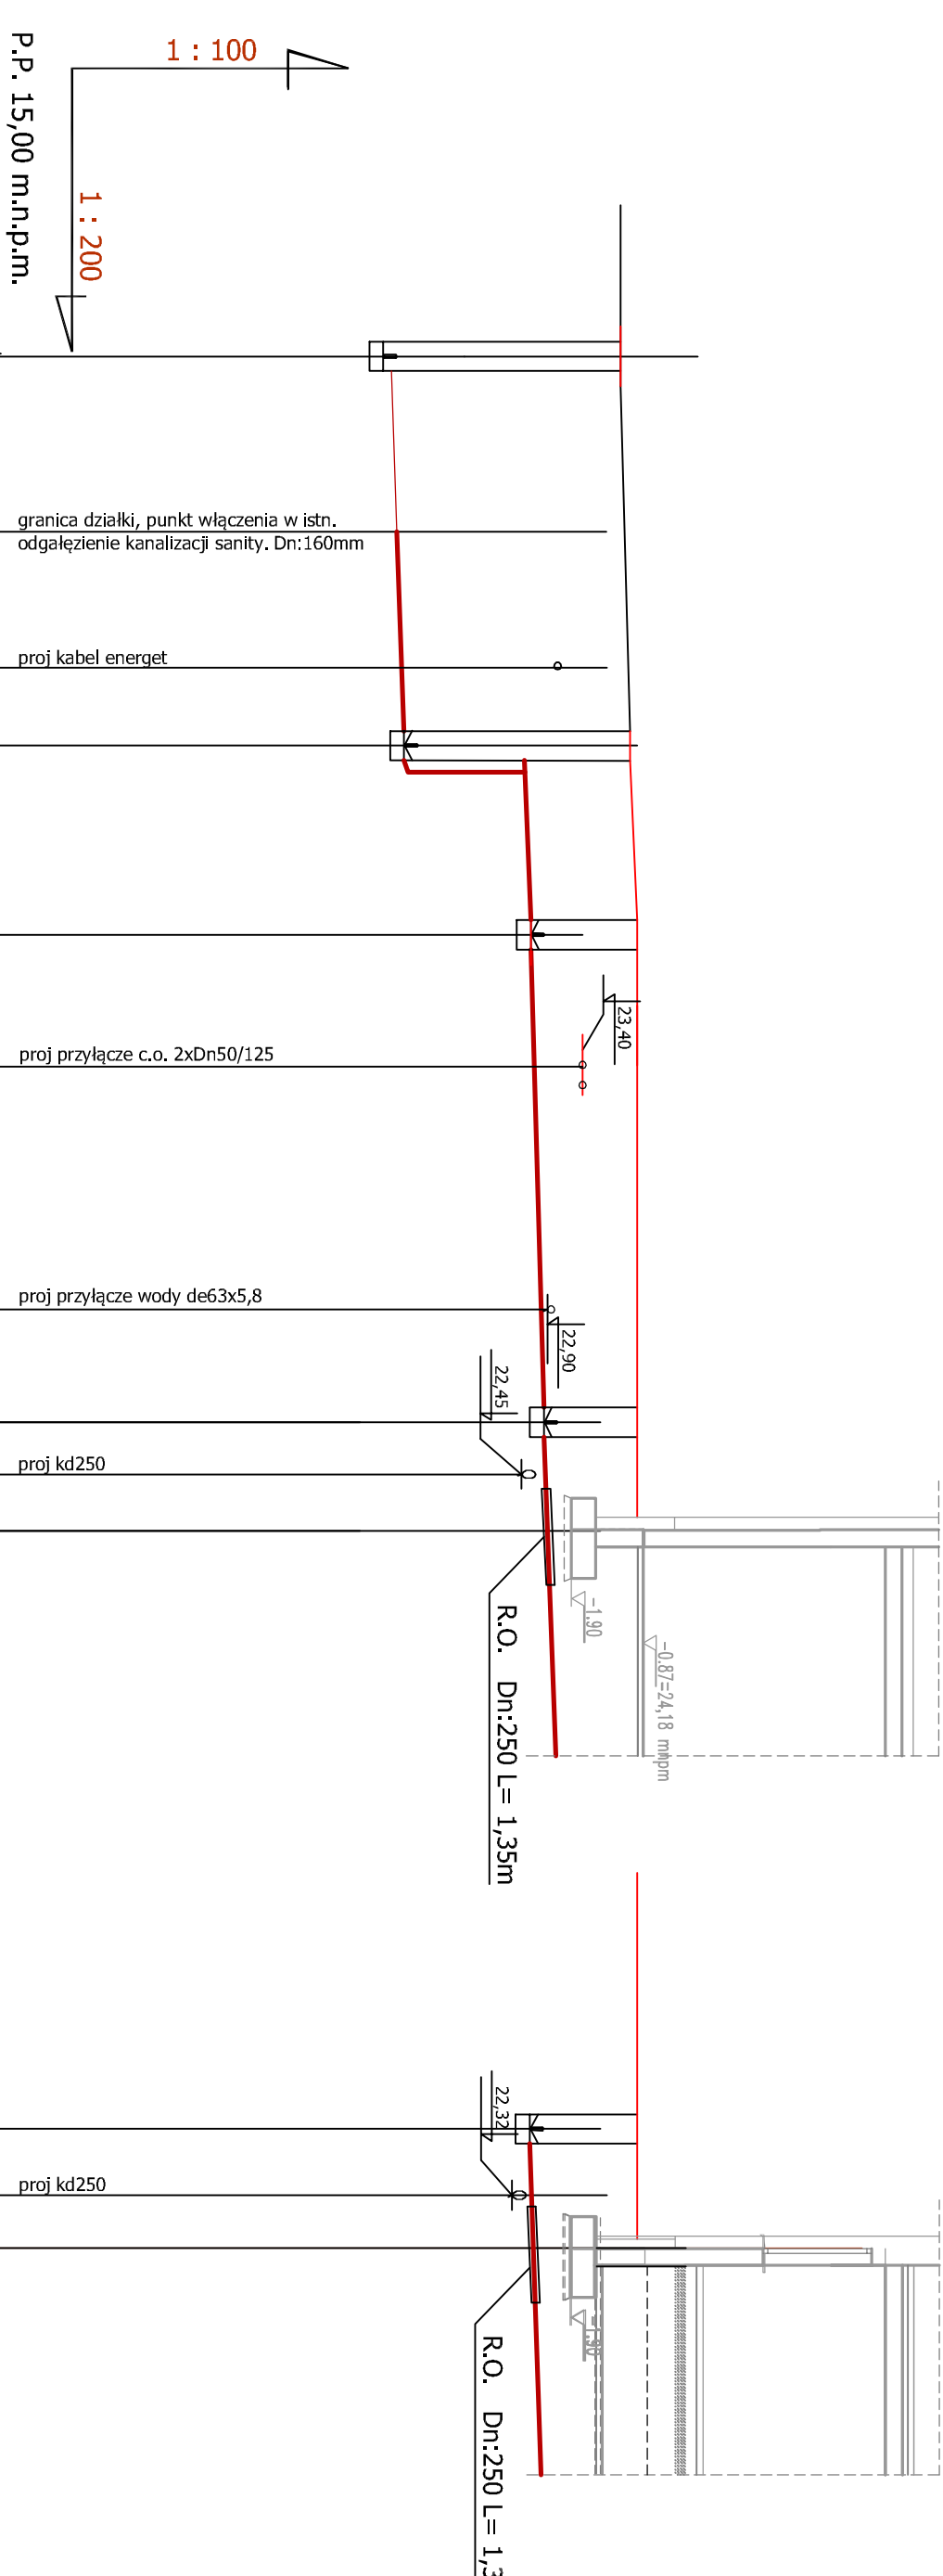

Rzędna terenu	23,87	23,88	24,00	24,10	24,20	24,20	24,20	24,20	24,20	24,20
Rzędna dna rurociągu	20,48	20,60	20,72	20,78	22,54	22,60	22,70	22,75	22,81	22,89
Zagłębienie do dna rur.	3,39	3,27	3,28	3,32	1,65	1,66	1,50	1,45	1,39	1,31
Materiał	Rury PVC-U kl. S (SDR 34) kielichowa z uszczelką De 160x4,6									
Długość/spadek			6,1m 1,5%	5,4m 1,5%	13,9m 1,5%				3,50m 4,0%	
Odległości	-5,00	0,00	3,90	6,10	11,50	16,90	27,60	25,40	26,90	28,90

0,00	1,50	22,70	24,20	24,20	24,20
1,50	1,44	22,76	22,85	24,20	3,80
3,80m 4,0%					

Sist.6 k6.1 S6.1 S6.2 S6.3 k6.3

PATIO - PRACOWNIA PROJEKTOWA 71-250 BEZRZECZE UL. RAJSKA 1 tel. 693 226 079				PAB
faza: SANITARNA		rysunek: PROFIL KANALIZACJI SANIT.		skala: 1:100/200
branża: SANITARNA		Sist.6 - k6.2 i k6.3		
Inwestor: KARLIŃSKIE TOWARZYSTWO BUDOWNICTWA SPOŁECZNEGO sp. z o.o. 78-230 KARLIŃO ul. Wojska Polskiego 1		obiekt budowlany: BUDYNEK MIESZKALNY WIELO-RODZINNY NR 6, PRZYŁĄCZA WOD-KAN adres obiektu budowlanego: 78-230 Karlińo ul. Koszalińska dz. nr 199, 200 obręb 0003, jednostka ewid. Karlińo		nr rys.
projektant: specjalność: instalacyjna w zakresie: sieć, instal. gaz, went., gaz., wodoci., kanalizac.		Nr upr:	Podpis	3
mgr inż. Bogdan Trun		JAKIN/72/10/80/90		
projektant sprawdzający o specjalności: inż.		JAKIN/73/42/10/4/92		
mgr inż. Jolanta Szymańska		JAKIN/72/10/78/08/92		
PRAWA AUTORSKIE ZASTRZEŻONE - projekt chroniony prawem autorskim zgodnie z art.1 i nast. Ustawy o Prawie Autorskim i Prawach Pokrewnych z dn. 4 lutego 1994r. (Dz.U. nr 24, poz. 83 z 23.02.95)				
Autorskim i Prawach Pokrewnych z dn. 4 lutego 1994r. (Dz.U. nr 24, poz. 83 z 23.02.95)				
data oprac: 04. 2022				