


PROFIL PRZYŁĄCZA C.O. Dn50/125mm DO BUDYNKU NR 7

SKALA 1:100/200

Przejsięcie pod istn. drogą wykonać
metodą przecisku, L=7,5m

Studnia telekom typ SKR-1(4)
z zaworami odcinającymi

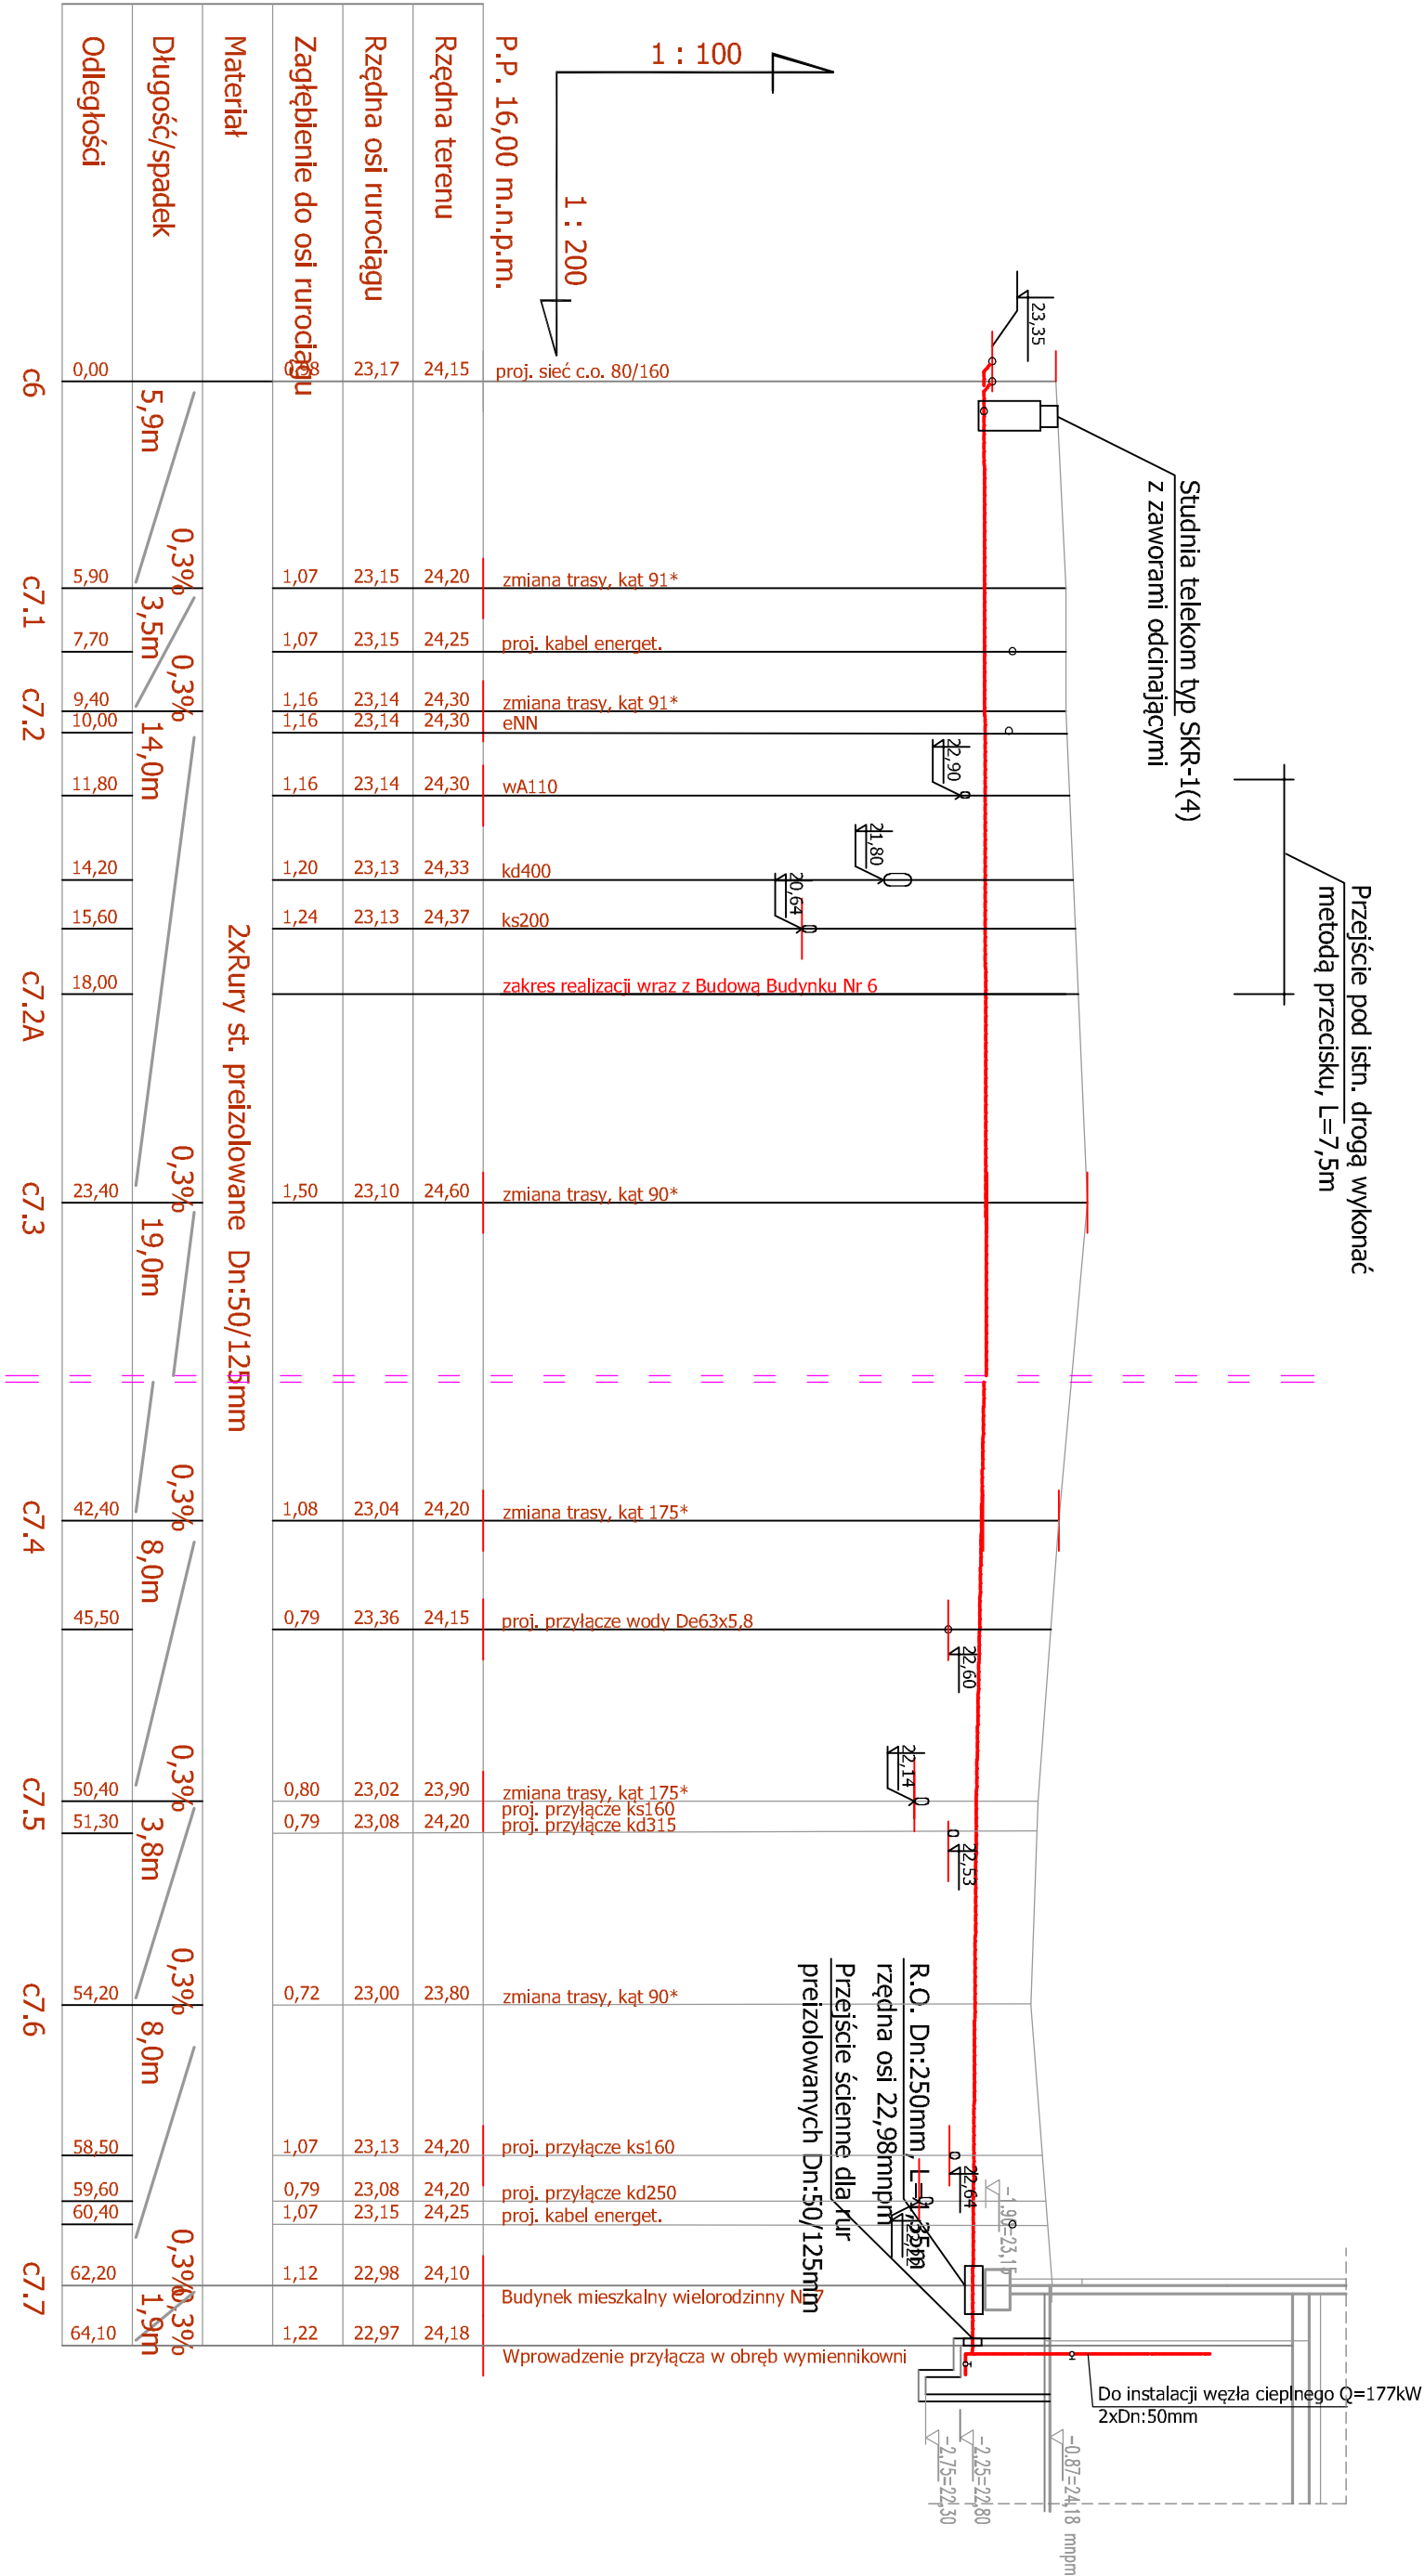

Rzędna terenu	24,15	24,20	24,25	24,30	24,30	24,33	24,37	24,60		24,20	24,15	23,90	24,20	24,25	24,10	24,18				
Rzędna osi rurociągu	23,17	23,15	23,15	23,14	23,14	23,14	23,13	23,13	23,10	23,04	23,36	23,02	23,08	23,00	23,13	22,97				
Zagłębienie do osi rurociągu	0,08	1,07	1,07	1,16	1,16	1,16	1,20	1,24	1,50	1,08	0,79	0,80	0,79	0,72	1,07	1,22				
Materiał	2xRury st. preizolowane Dn:50/125mm																			
Długość/spadek	5,9m	0,3% 3,5m	0,3% 14,0m	0,3% 19,0m				0,3% 8,0m	0,3% 3,8m	0,3% 8,0m	0,3% 1,9m									
Odległości	0,00	5,90	7,70	9,40	10,00	11,80	14,20	15,60	18,00	23,40	42,40	45,50	50,40	51,30	54,20	58,50	59,60	60,40	62,20	64,10

PATIO - PRACOWNIA PROJEKTOWA 71-250 BEZPRZECZE UL. RAJSKA 1 tel. 693 226 079				PAB	
faza: PROJEKT WYKONAWCZY		rysunek: PROFIL PRZYŁĄCZA C.O.		skala: 1:100/200	
branża: SANITARNA		BUDYNEK NR 7			
Inwestor: KARLINSKIE TOWARZYSTWO BUDOWNICTWA SPOŁECZNEGO sp. z o.o. 78-230 KARLINO ul. Wojska Polskiego 1		obiekt budowlany: BUDYNEK MIESZKALNY WIELORODZINNY NR 6, SIECI: PRZYŁĄCZA C.O.		nr rys.	
projektant: mgr inż. Bogdan Trun		adres obiektu budowlanego: 78-230 Karfino ul. Koszalińska dz. nr 198, 199, 200, 211, obręb 0003, jednostka ewid. Karfino		5	
specjalność: instalacyjna w zakresie sieci i instalacji gazowej, wentylacji, grzewczej, wodociągowej, kanalizacyjnej		nazwa zadaniowej budowlanej: Budowa budynków wielorodzinnych nr 6 i nr 7 wraz z zagospodarowaniem terenu i infrastrukturą techniczną - osiedle Biedronka przy ul. Koszalińskiej w Karlinie, dz.nr 198, 199, 200, 201/1, 201/2, 211 obręb 0003 Karfino		data oprac: 04. 2022	
projektant sprawdzający o specjalności: mgr inż. Jolanta Szymańska		UAWN/72/08/09/0		UAWN/72/04/09/0	
PRAWA AUTORSKIE ZASTRZEŻENIE - projekt chroniony prawem autorskim zgodnie z art.1 i nast. Ustawy o Prawie Autorskim i Prawach Pokrewnych z dn. 4 lutego 1994r. (Dz.U. nr 24 poz 83 z 23.02.95)		UAWN/72/08/09/0			